 


Souhlas s umístěním a realizací stavby na pozemcích:
 parc.č. 1487/26, 1487/38, 1487/41
 dle LV č. 536, 11205 v k.ú. Sázava
 Vlastník
 Jméno: Zemanová Eva
 Bydliště: V Lázních 362, 28506 Sázava
 Datum narození: 06.08.1977
 Telefon: 602 732 222
 V Sázavě dne: 22.10.2025
 Podpis: *Eva Zemanová*

- LEGENDA:**
- - - - - Trasa nového kabelového vedení NN - AYKY 3x120+70 mm²
 - - - - - Trasa nového kabelového vedení NN - AYKY 4x70 mm²
 - - - - - Nová rozpojovací skříň NN
 - - - - - Nová přípojková skříň NN
 - - - - - Stávající chránička Ø110
 - - - - - Ochranné pásmo nového kabelového vedení
 - - - - - SOBS Vlastník



NAPĚŤOVÁ HLADINA: 1 KV		OBEC: Sázava [534382]	OKRES: Benešov
KATASTRÁLNÍ ÚZEMÍ: Sázava [746193]			
Odpovědný projektant: Ing. Jan Šelepka	Podpis: <i>Jan Šelepka</i>	Výška:	
Vedoucí projektant: Evžen Kiečka		COM-PAKT Com-Pakt Energy, a.s., IČ: 27619613 hala VI, Vlastibořská 2840/1 193 00 Praha 9, www.com-pakt.cz	
Vypracoval: Hanna Pohorila		Číslo stavby: IV-12-6039001	
Investor: ČEZ Distribuce, a. s., Děčín IV-Podmokly, Teplická 874/8, PSČ 405 02		Číslo akce: 252AP007	
Název stavby: BN-Sázava, lokalita-p.č. 1487/6-42-KNN		Datum: 10/2025	
		Měřítko: 1:500	
		Stupeň PD: DPZ	
		Skříňka: 1/1	
		C. výřez: X	
C. SITUAČNÍ VÝKRESY			
KATASTRÁLNÍ SITUAČNÍ VÝKRES			
SITUACE K SOBS			

POZNÁMKA:
 Druh zařízení:
 - zemní kabelové vedení NN
 - šířka pásma VB pro vklad do KN: 0,3 m na každou stranu od krajního vodiče
 - přípojková skříň - 1 ks
 - půdorys pojistkové skříňe - 0,1 m²

Zkratky značení typu skříňi SS a SR
 CKP - Celoplastový kompaktní pilřř


Souhlas s umístěním a realizací stavby na pozemcích:

parc.č. 1487/26, 1487/38, 1487/41
dle LV č. 536, 11205 v k.ú.Sázava
Vlastník:
Jméno: Fanyls Miloš
Bydliště: č. p. 307, 25724, Chocerady
Datum narození: 1.11.1949
Telefon: 738 882 881
V.....DNE 22.10.15
Podpis: *Sálek*

- LEGENDA:**
- Trasa nového kabelového vedení NN - AYKY 3x120+70 mm²
 - Trasa nového kabelového vedení NN - AYKY 4x70 mm²
 - Nová rozpojovací skříň NN
 - Nová přípojková skříň NN
 - Stávající chránička Ø110
 - Ochranné pásmo nového kabelového vedení
 - SOBS Vlastník



NAPĚŤOVÁ HLADINA: 1 KV		OBEC: Sázava [534382]	OKRES: Benešov
KATASTRÁLNÍ ÚZEMÍ: Sázava [746193]			
Odpovědný projektant: Ing. Jan Šelepa Vedoucí projektant: Evžen Křečka Vypracoval: Hanna Pohorila Investor: ČEZ Distribuce, a. s., Děčín IV- Podmokly, Teplická 874/8, PSC 405 02 Název stavby: BN-Sázava, lokality p.č. 1487/6-42-KNN	Podpis: <i>Jan Šelepa</i> Vlastník: COM-PAKT Com-Pakt Energy, a.s., IČ27619613 hala VI, Vlastiboršská 2840/1 193 00 Praha 9, www.com-pakt.cz	Výšek: Číslo stavby: IV-12-6039001 Číslo zápisu: 252AP007 Datum: 10/2025 Měřítko: 1:500 Stupeň PD: DPZ Stránka: 1/1 C. výkres: X	
C. SITUAČNÍ VÝKRESY			
KATASTRÁLNÍ SITUAČNÍ VÝKRES			
SITUACE K SOBS			

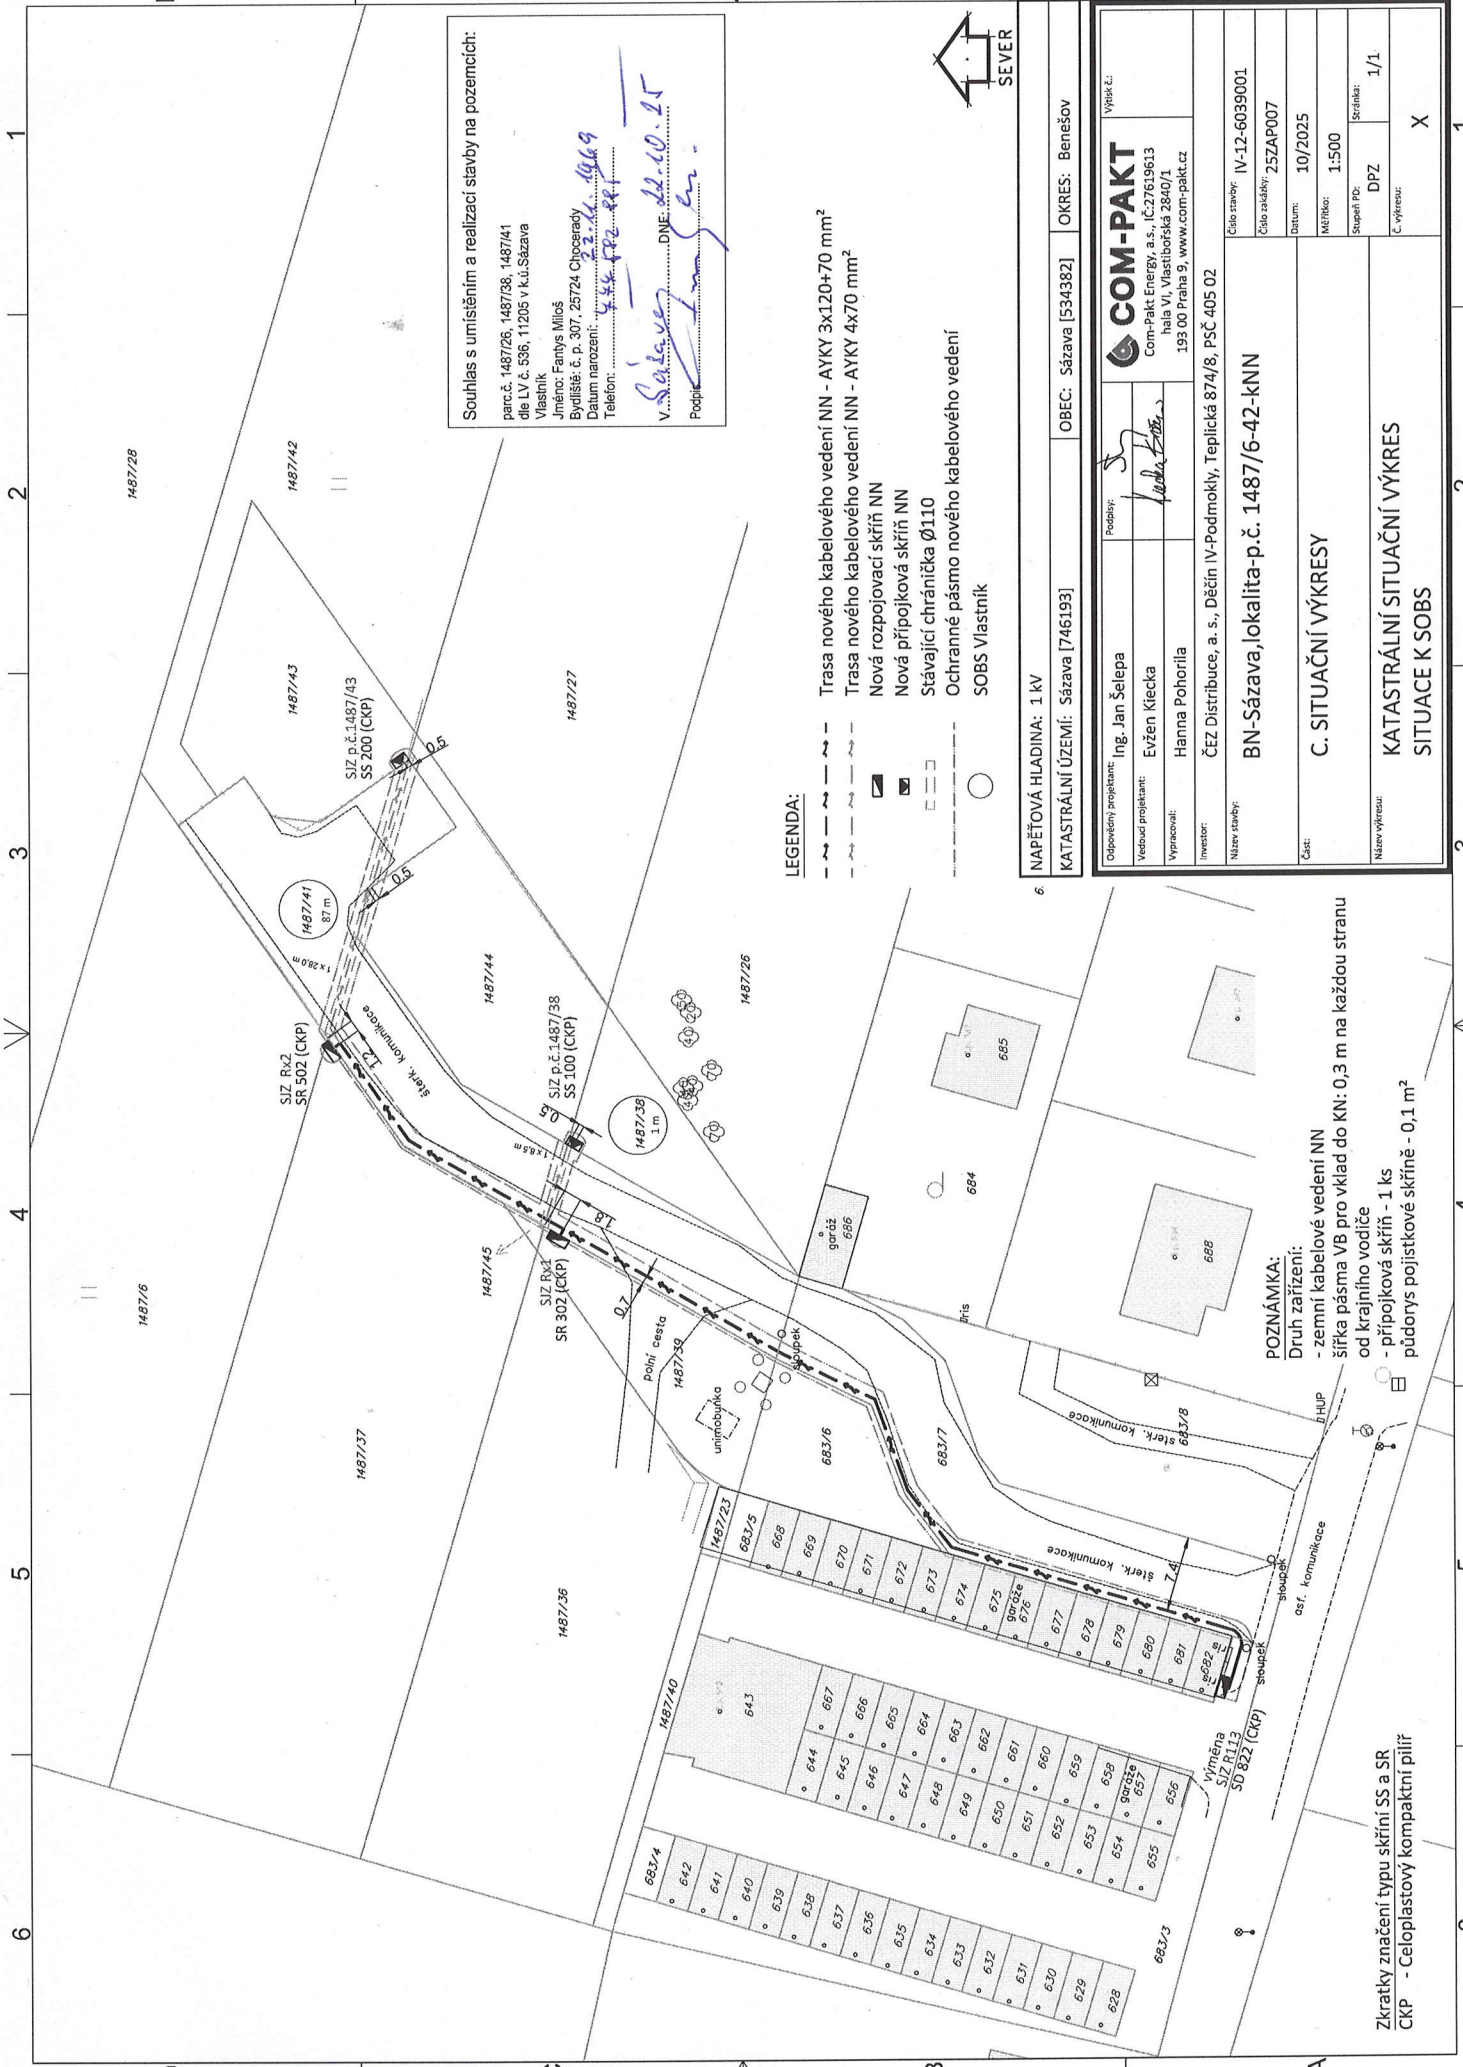

POZNÁMKA:
 Druh zatížení:
 - zemní kabelové vedení NN
 šířka pásma VB pro vklad do KN: 0,3 m na každou stranu od krajního vodiče
 - přípojková skříň - 1 ks
 půdorys pojistikové skříňe - 0,1 m²

Zkratky značení typu skříni SS a SR
 CKP - Celoplastový kompaktní pilíř